


专业	日期	姓名	专业	日期	姓名
给排水/工艺	2024.10	李强	绿化/园林	2024.10	王明
建筑	2024.10	李强	自控/暖通/电气	2024.10	王明
结构	2024.10	李强	公路/道路/桥梁	2024.10	王明

会签

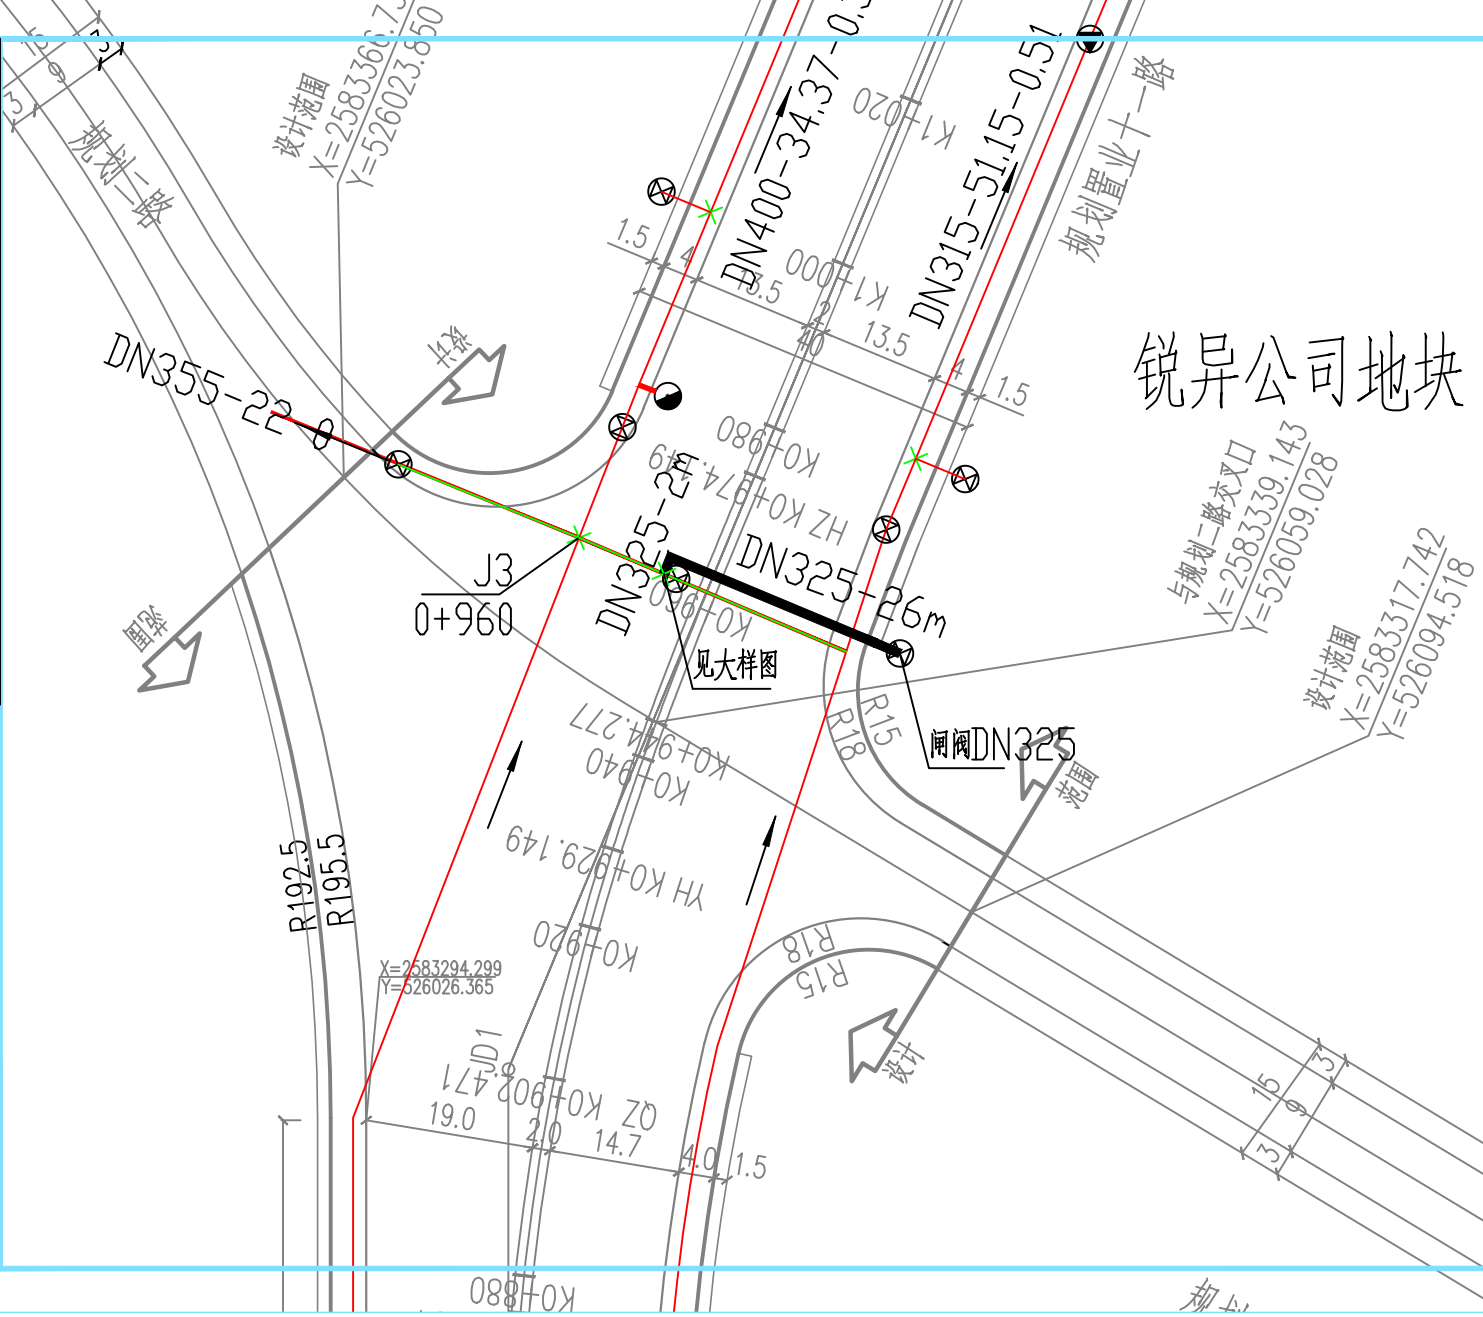

建设单位 CONSTRUCTION UNIT	梧州东润实业发展有限公司	
工程名称 PROJECT NAME	循环开区锐异地块供水过路管道工程	
图名 DRAWING TITLE	管道平面布置	
日期 DATE	阶段 STAGES	工程编号 PROJECT No.
2024.10	施工图	
图别 TYPE	图号 DRAWING NUMBER	二维码
给排水	JS-01	