


专业名称	给排水工程	专业名称	给排水工程
专业代码	081001	专业代码	081001
专业名称	给排水工程	专业名称	给排水工程
专业代码	081001	专业代码	081001
专业名称	给排水工程	专业名称	给排水工程
专业代码	081001	专业代码	081001
专业名称	给排水工程	专业名称	给排水工程
专业代码	081001	专业代码	081001
专业名称	给排水工程	专业名称	给排水工程
专业代码	081001	专业代码	081001


专业名称

共 1 页 第 1 页

主要材料表						
系统编号	标准或图号	名称	规格	单位	数量	备注
给水	1	07MS101-2,14	阀门(DN400)	座	0	合闸及其它附件
	2	07MS101-2,14	阀门(DN355/DN315)	座	1+2	合闸及其它附件, 新装1座, 新装2座
	3		橡胶软管dn325x8	米	28	
	4		阀门	只	1	
	5		三通	只	1	
	6		伸缩器	只	1	
主要土石方量表						
		破除路面		平方米	64	
		管道开挖土方		立方米	50	
		管道基础(中粗砂基础)		立方米	6	
		管道沟槽回填C25商品混凝土		立方米	72	
		拆除、恢复路面石屑平石		米	按实际	

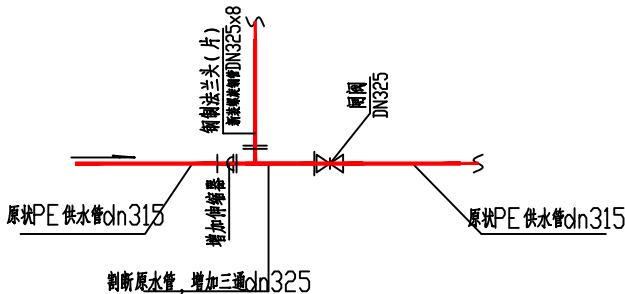

主要节点详图

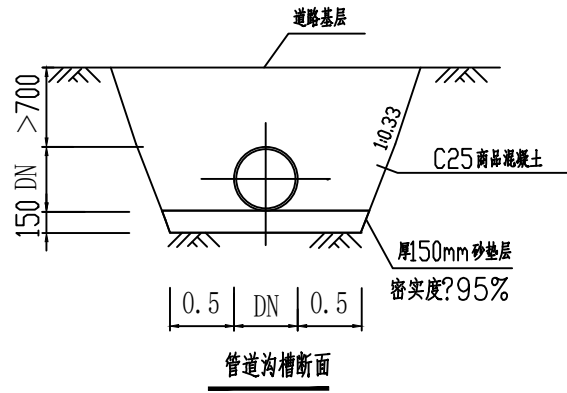

建设单位	梧州东润实业发展有限公司	
工程名称	循环片区锐异地块供水过路管道工程	
图名	主要工程量表及管道沟槽断面	
日期	阶段	工程编号
2024.10	施工图	
图别	图号	二维码
给排水	JS-02	